




Raccordement
AEP

Chambre de comptage
Vanne d'arrêt +
disconnecteur

AEP publique

LEGENDE

- Réseau AEP
- Réseau PI

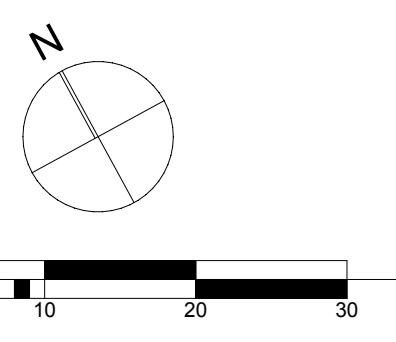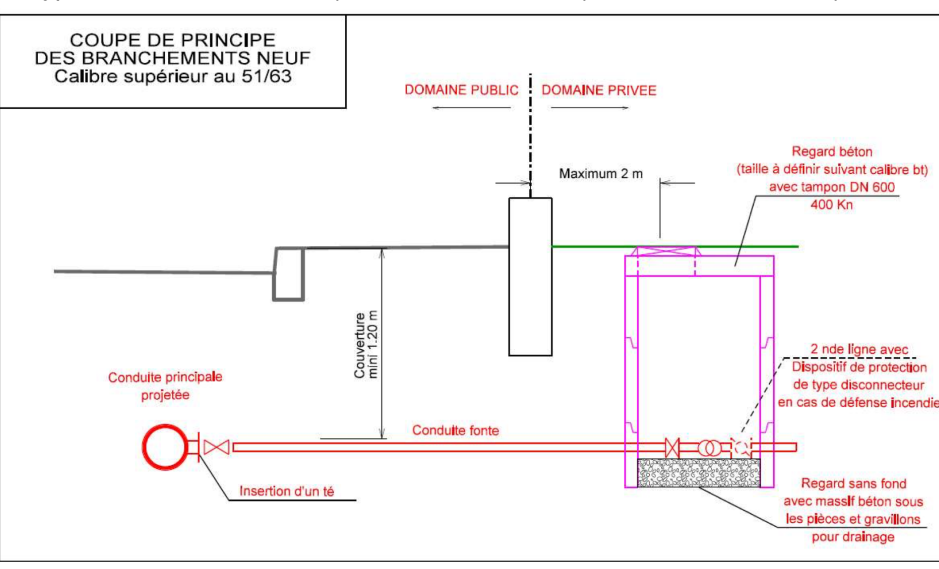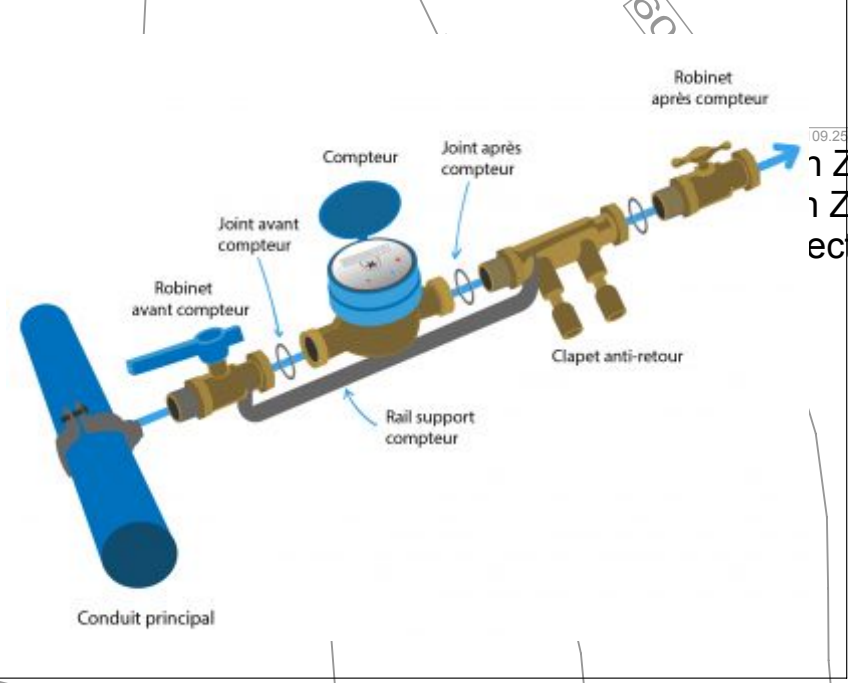

Maître de l'ouvrage
IMMOSUPPLY
ZI de Gournier
4, allée du Pont
26 200 MONTERIMAR

Commune de BOLBEC
Seine maritime

Construction d'un
entrepôt logistique

Parc d'activités de
Bolbec - Saint Jean

Exploitant
GCA SUPPLY PACKING

101, Rue Tolbiac
75 013 PARIS

Maître d'oeuvre
ARCHICUB
Francis PARENT Architecte D.P.L.G.
2, place de la Liberté
CS 90125
60303 SCHILTIGHEIM
CEDEX
Téléphone: 03.88.83.77.77
Email: info@archicub.com

PJ 3.3	Plan masse réseaux AEP	DEMANDE D'ENREGISTREMENT D'UNE ICPE
	Annule et remplace le plan du 01/12/2023	Echelle 1:500 Le 15/01/2024